


Skala 1:500

Nazwa i adres obiektu budowlanego  
 254.2 254.1  
 Inwestor  
 Data wykonania kopii  
 576/3/19.08.2017  
 Imię, nazwisko i podpis osoby  
 reprezentującej organ

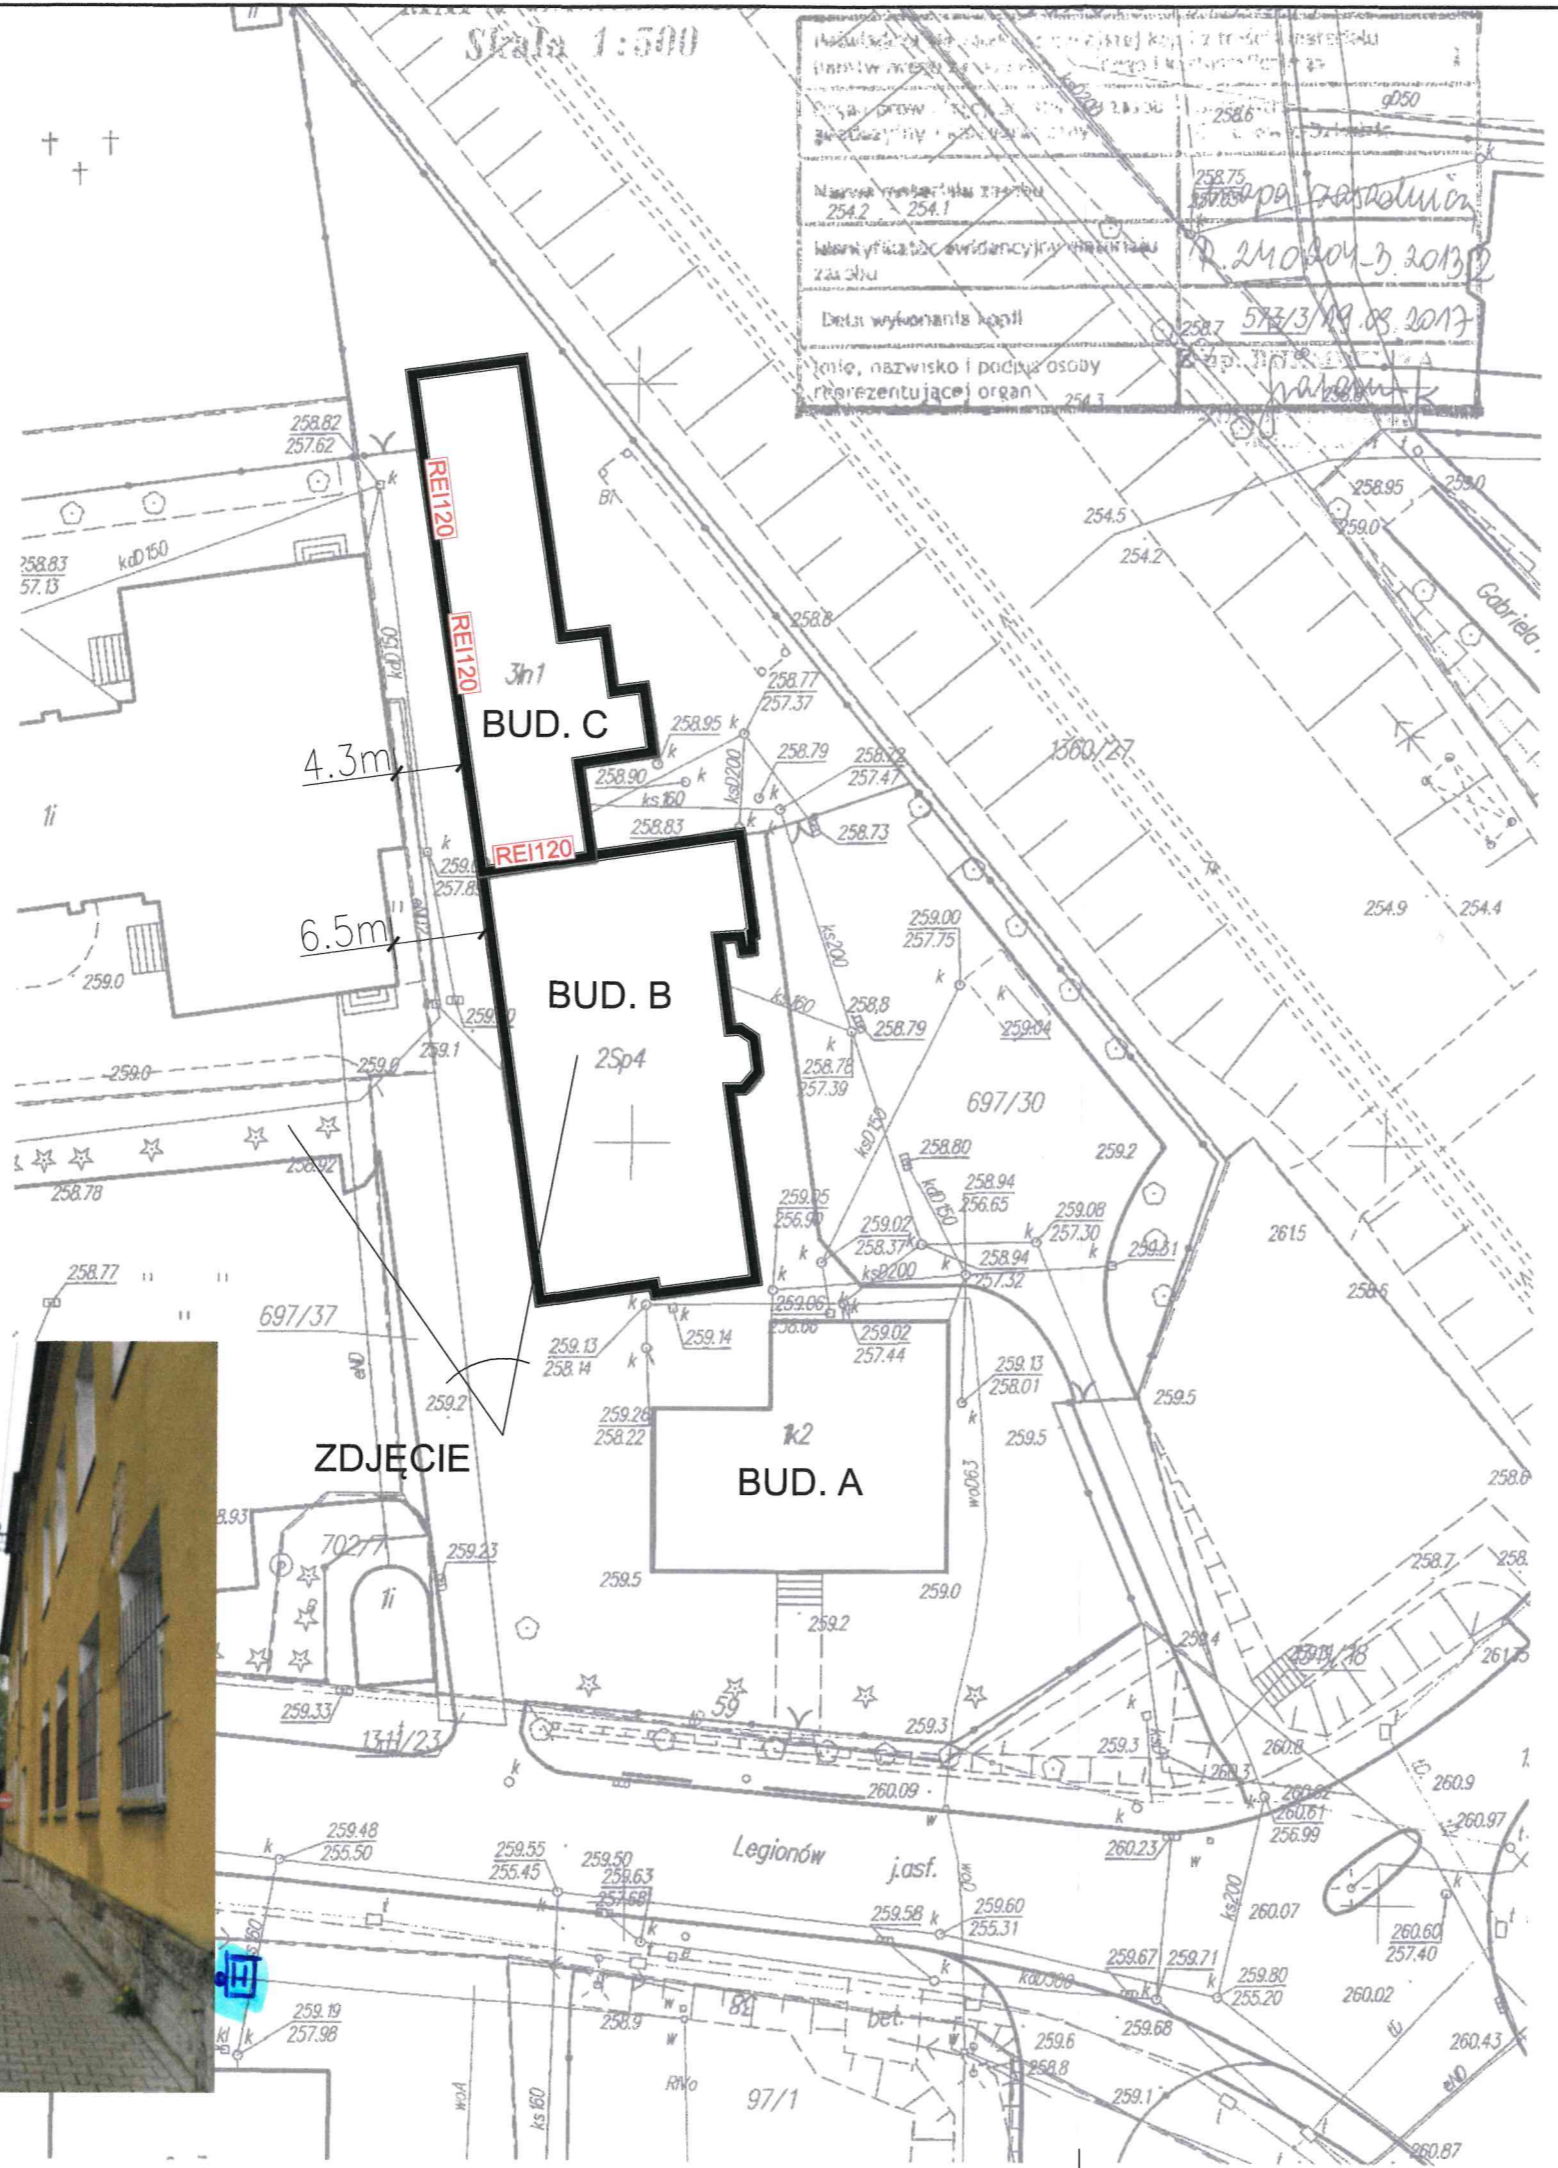

ZDJĘCIE

**KOMENDA WOJEWÓDZKA  
 PAŃSTWOWEJ STRAŻY POŻARNEJ  
 w KATOWICACH**  
 40-042 Katowice, ul. Wita Stwosza 36  
 tel. (32) 621 50 00  
 Wydział Kontrolno-Rozpoznawczy

LEGENDA

REI120	ściana klasy REI120
--------	---------------------


BIURO USŁUG SPECJALISTYCZNYCH "AZC"

43-300 BIELSKO-BIAŁA, UL. GRUNWALDZKA 20B/6  
 kom. 601-501-984; e-mail: biuro.azc@wp.pl

NAZWA PROJEKTU:	EKSPERTYZA TECHNICZNA ZABEZPIECZENIA P.POŻ. BUDYNKU B (BIUROWY) i C (MAGAZYNOWY) 43-502 Czechowice-Dziedzice, ul. Legionów 59	NUMER RYSUNKU: <b>1</b>
TREŚĆ RYSUNKU:	<b>PLAN SYTUACYJNY</b>	SKALA: 1:500
mgr inż. Zbigniew Cyganik receptant do spraw zabezpieczeń przeciwpożarowych	mgr inż. Krzysztof Kosman receptant budowlany	DATA: PAŹDZIERNIK 2018

A3

# BUD. B

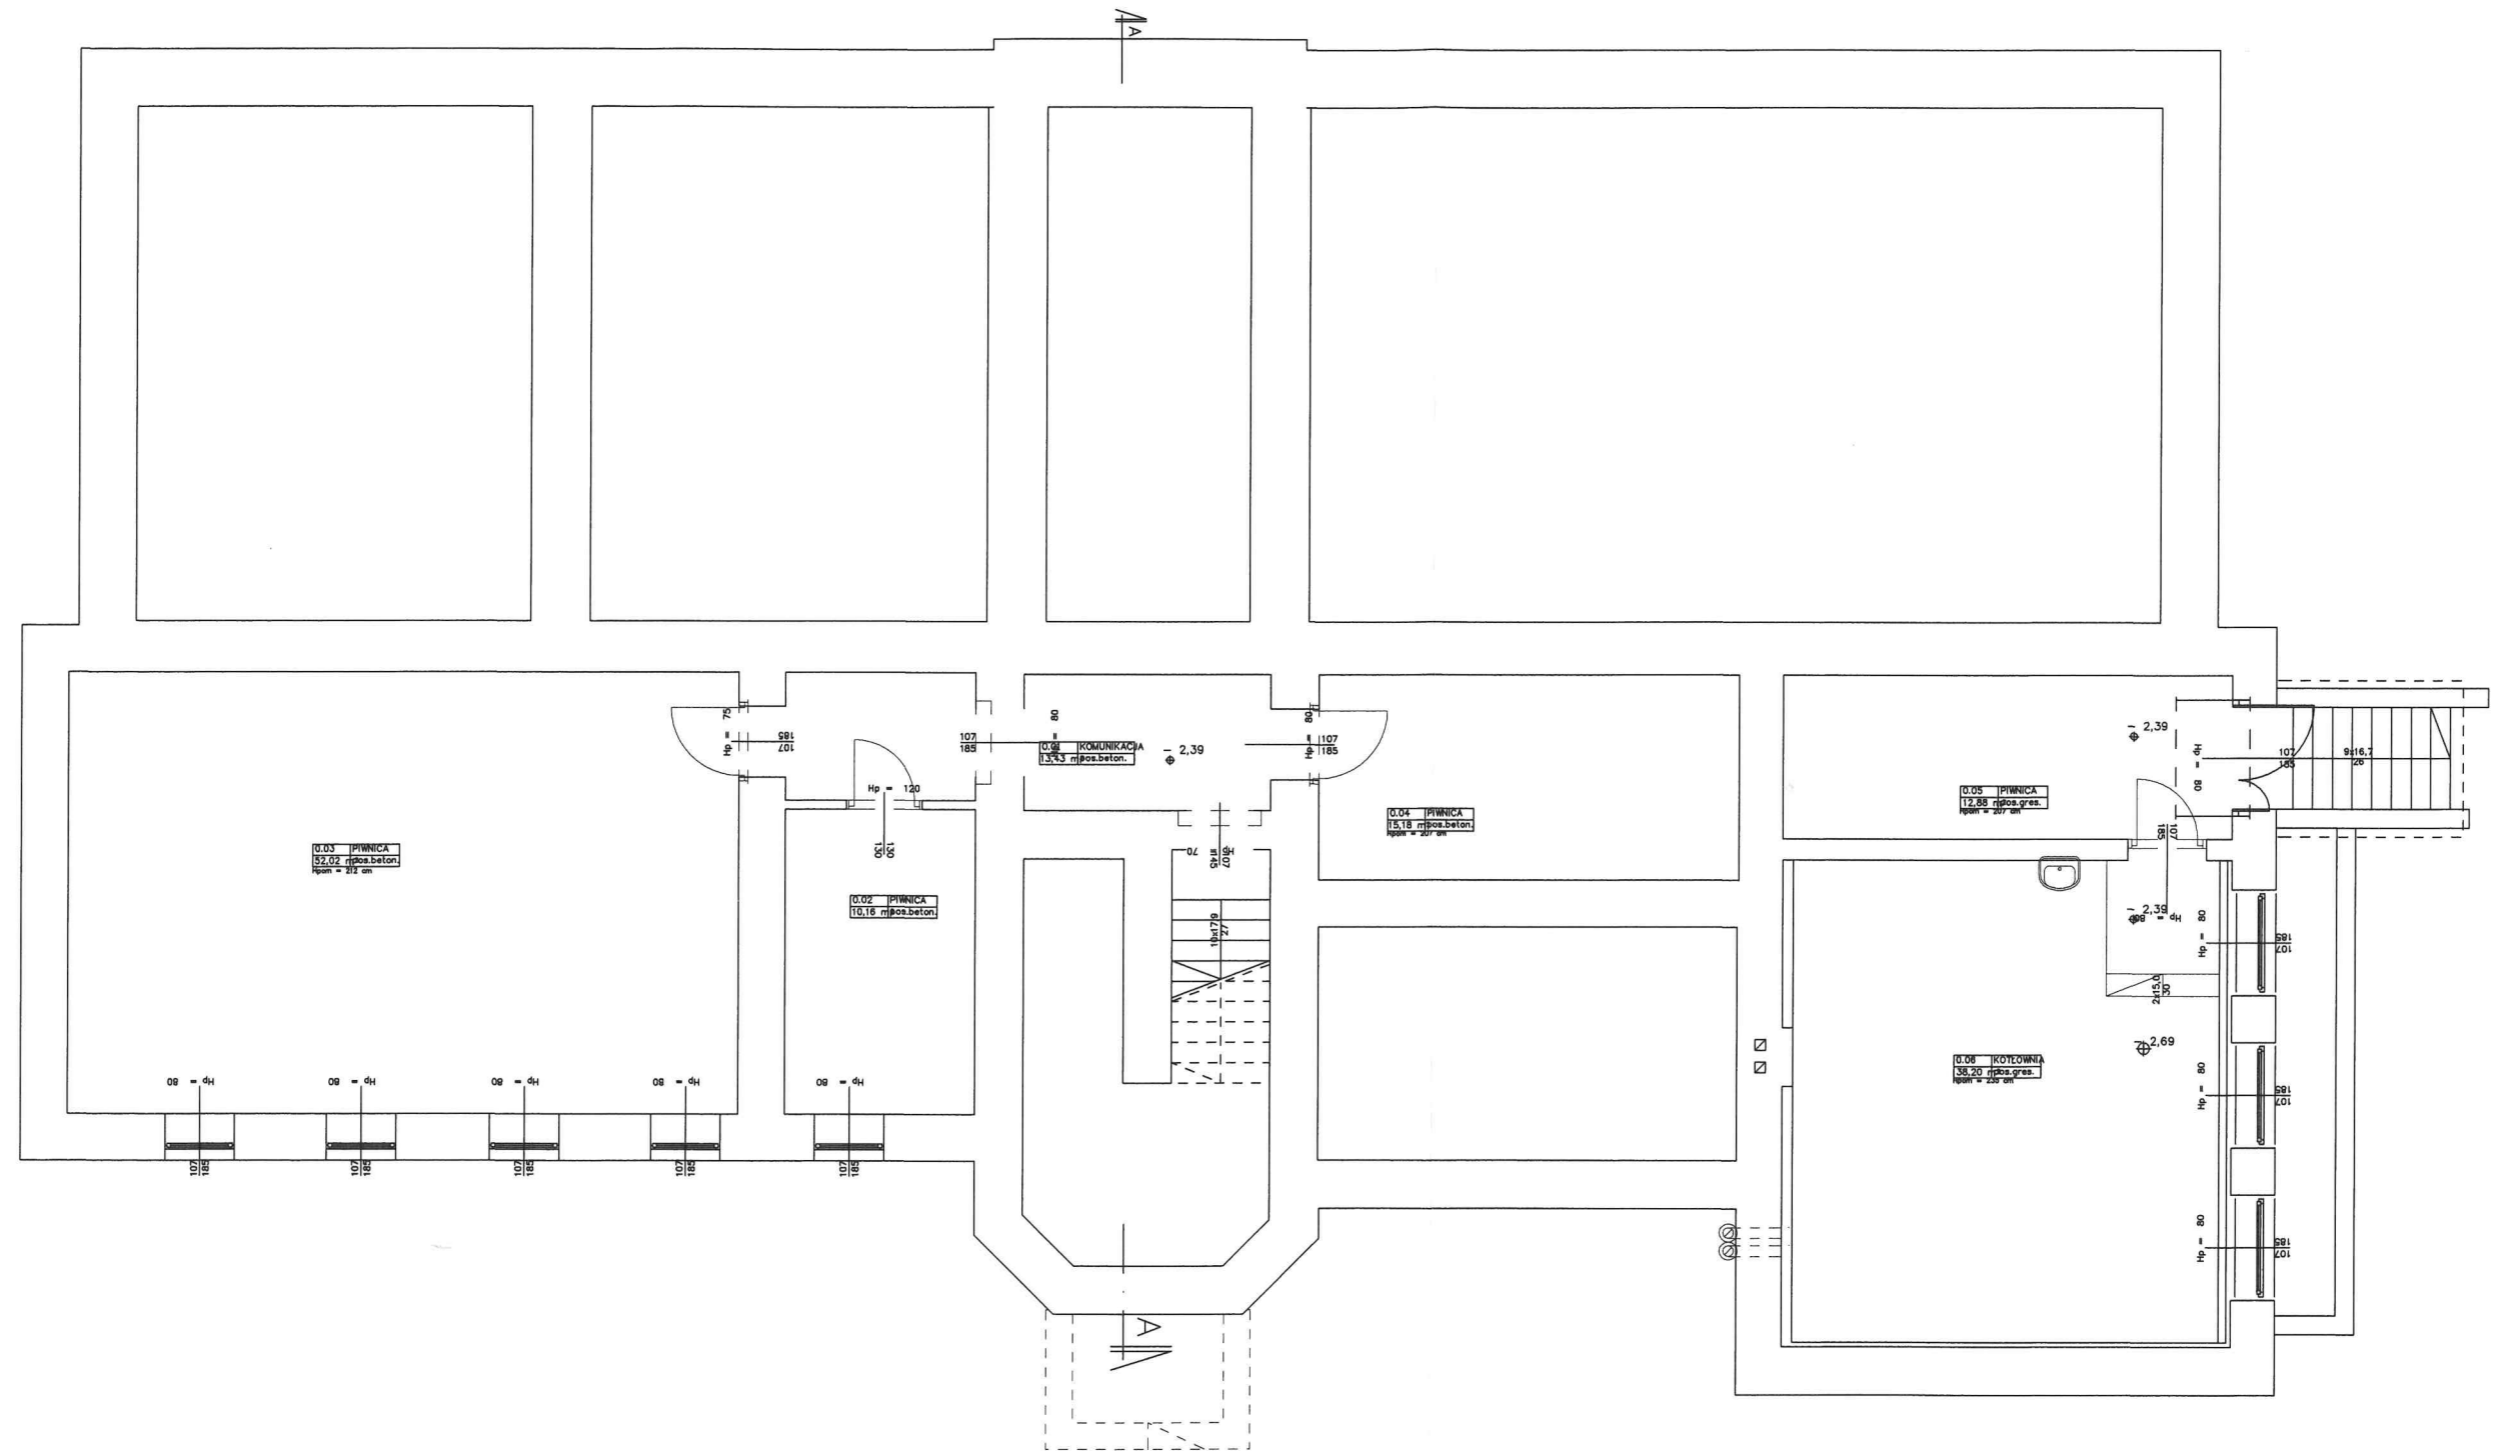


**KOMENDA WOJEWÓDZKA  
PAŃSTWOWEJ STRAŻY POŻARNEJ  
w KATOWICACH**  
40-042 Katowice, ul. Wita Stwosza 36  
tel. (32) 621 50 00  
Wydział Kontrolno-Rozpoznawczy

BIURO USŁUG SPECJALISTYCZNYCH "AZC"  
43-300 BIELSKO-BIAŁA, UL. GRUNWALDZKA 208/6  
kom. 601-501-984; e-mail: biuro.azc@wp.pl

NAZWA PROJEKTU:	EKSPERTYZA TECHNICZNA ZABEZPIECZENIA P.POŻ. BUDYNKU B (BIUROWY) I C (MAGAZYNOWY) 43-502 Czechowice-Dziedzice, ul. Legionów 59	NUMER RYSUNKU: <b>2</b>
TREŚĆ RYSUNKU:	<b>BUDYNEK B RZUT PIWNIC</b>	SKALA: 1:100
mgr inż. Zbigniew Cyganik rzecznik do spraw zabezpieczeń przeciwpożarowych	mgr inż. Krzysztof Kosman rzecznik budowlany	DATA: PAŹDZIERNIK 2018

A3

# BUD. C

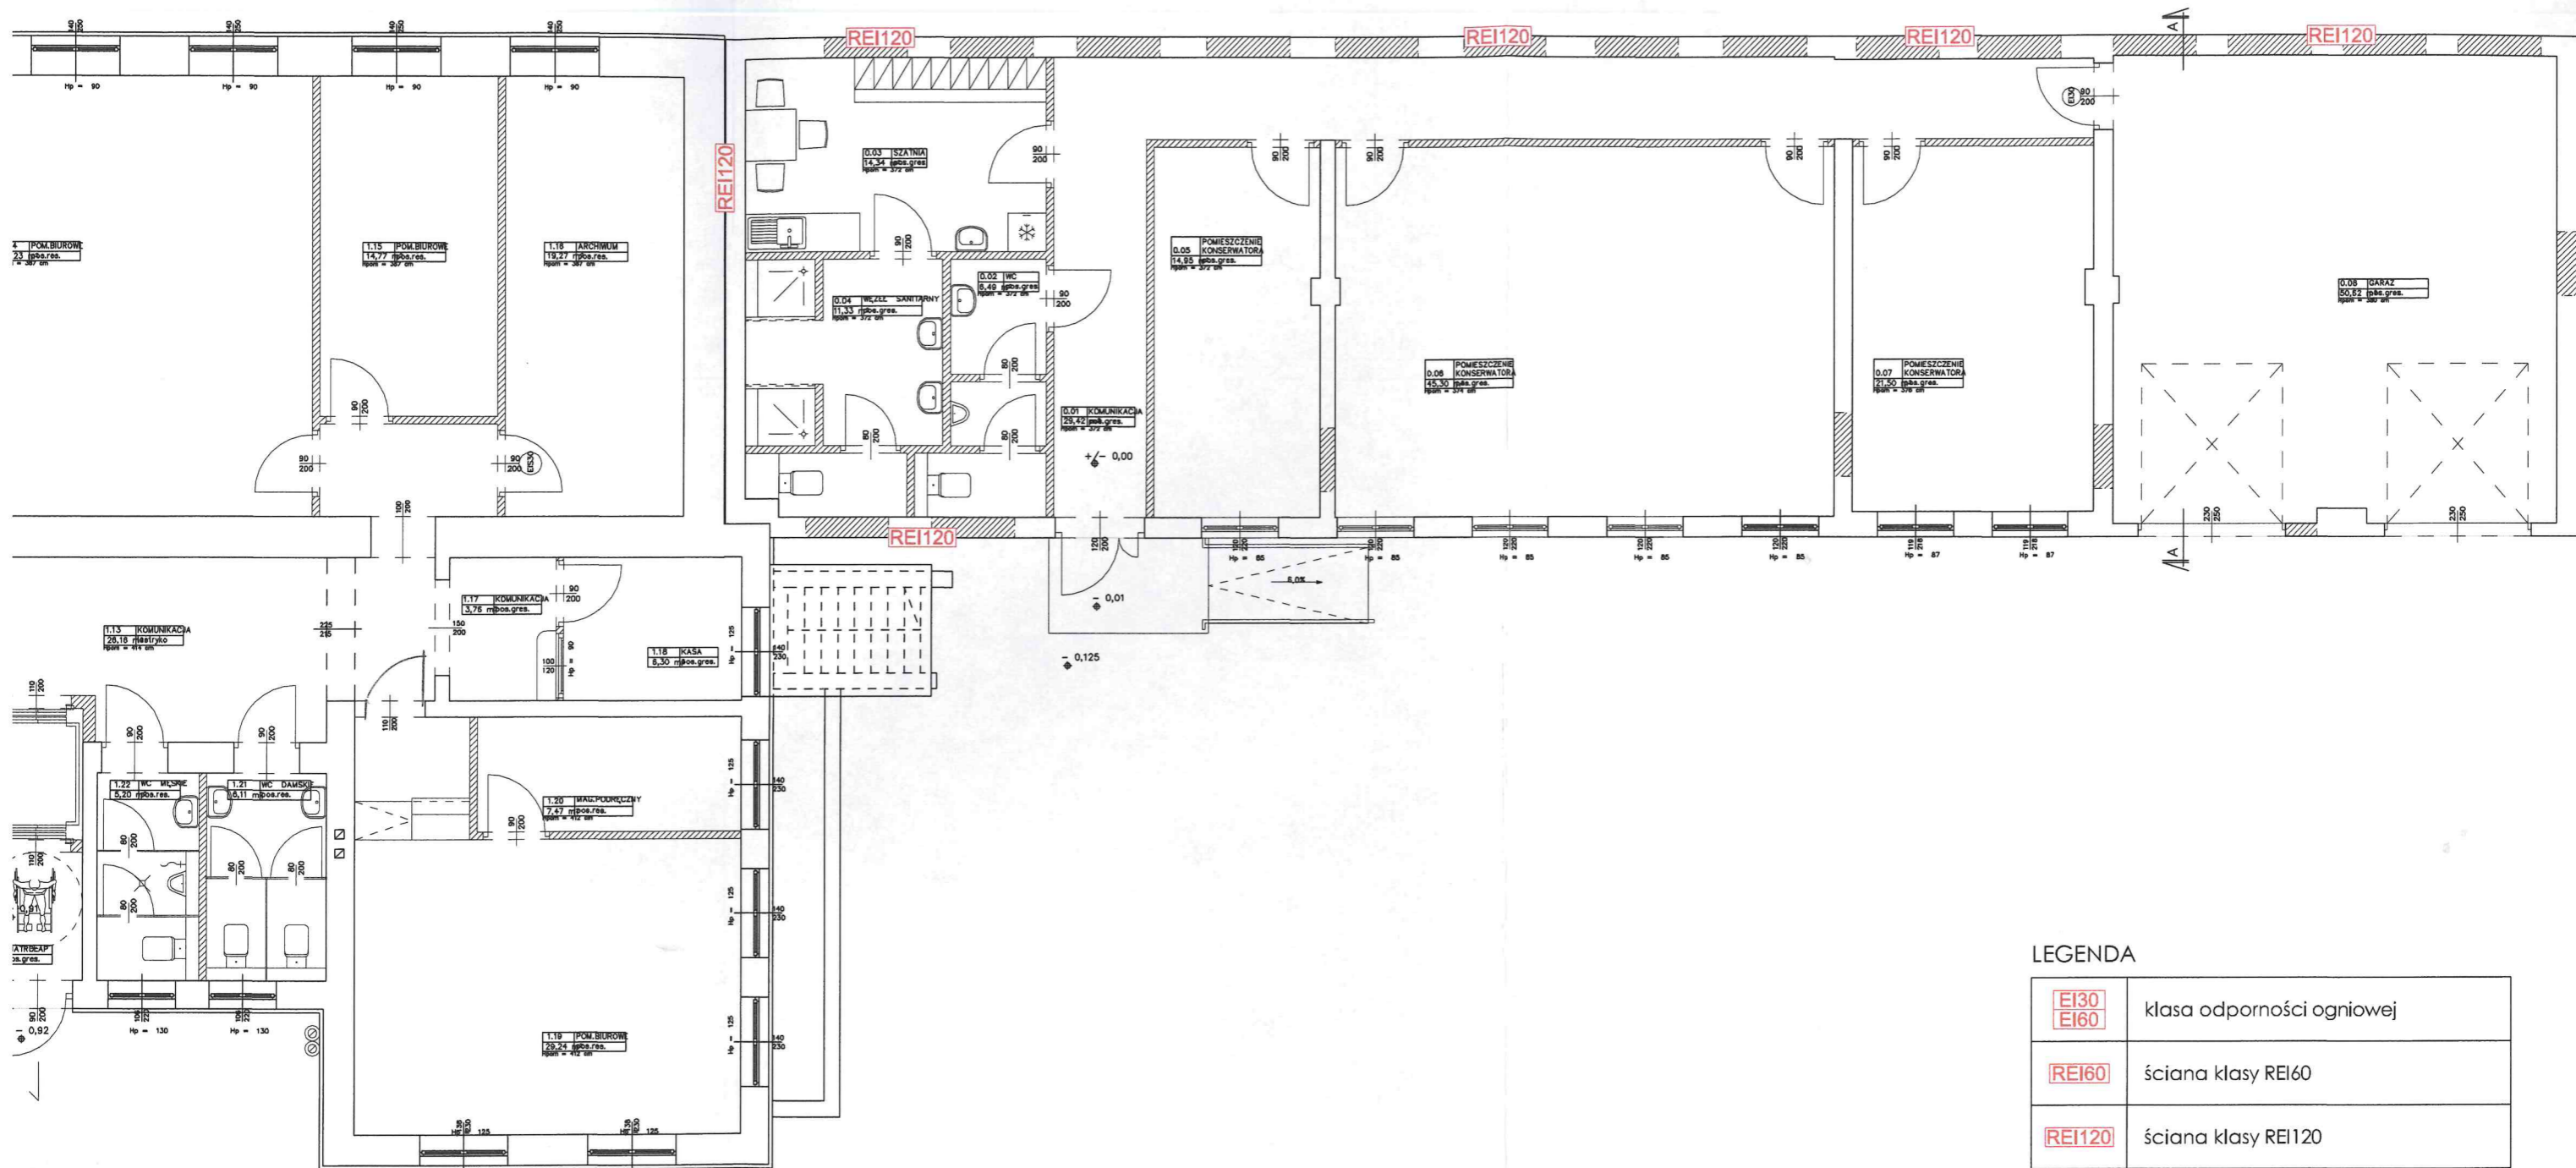


## LEGENDA

<b>EI130</b> <b>EI60</b>	klasa odporności ogniowej
<b>REI60</b>	ściana klasy REI60
<b>REI120</b>	ściana klasy REI120


**KOMENDA WOJEWÓDZKA  
PAŃSTWOWEJ STRAŻY POŻARNEJ  
w KATOWICACH**  
40-042 Katowice, ul. Wita Stwosza 36  
tel. (32) 621 50 00  
Wydział Kontrolno-Rozpoznawczy

<b>BIURO USŁUG SPECJALISTYCZNYCH "AZC"</b> 43-300 BIELSKO-BIAŁA, UL. GRUNWALDZKA 208/6 kom. 601-501-984; e-mail: biuro.azc@wp.pl		
NAZWA PROJEKTU: EKSPERTYZA TECHNICZNA ZABEZPIECZENIA P.POŻ. BUDYNKU B (BIUROWY) I C (MAGAZYNOWY) 43-502 Czechowice-Dziedzice, ul. Legionów 59	NUMER RYSUNKU: <b>3</b>	
TREŚĆ RYSUNKU: <b>BUDYNEK B I C RZUT PARTERU</b>	SKALA: 1:100	
mgr inż. Zbigniew Cyganik rzeczoznawca do spraw zabezpieczeń przeciwpożarowych	mgr inż. Krzysztof Kosman rzeczoznawca budowlany	
DATA: PAŹDZIERNIK 2018		

# BUD. B

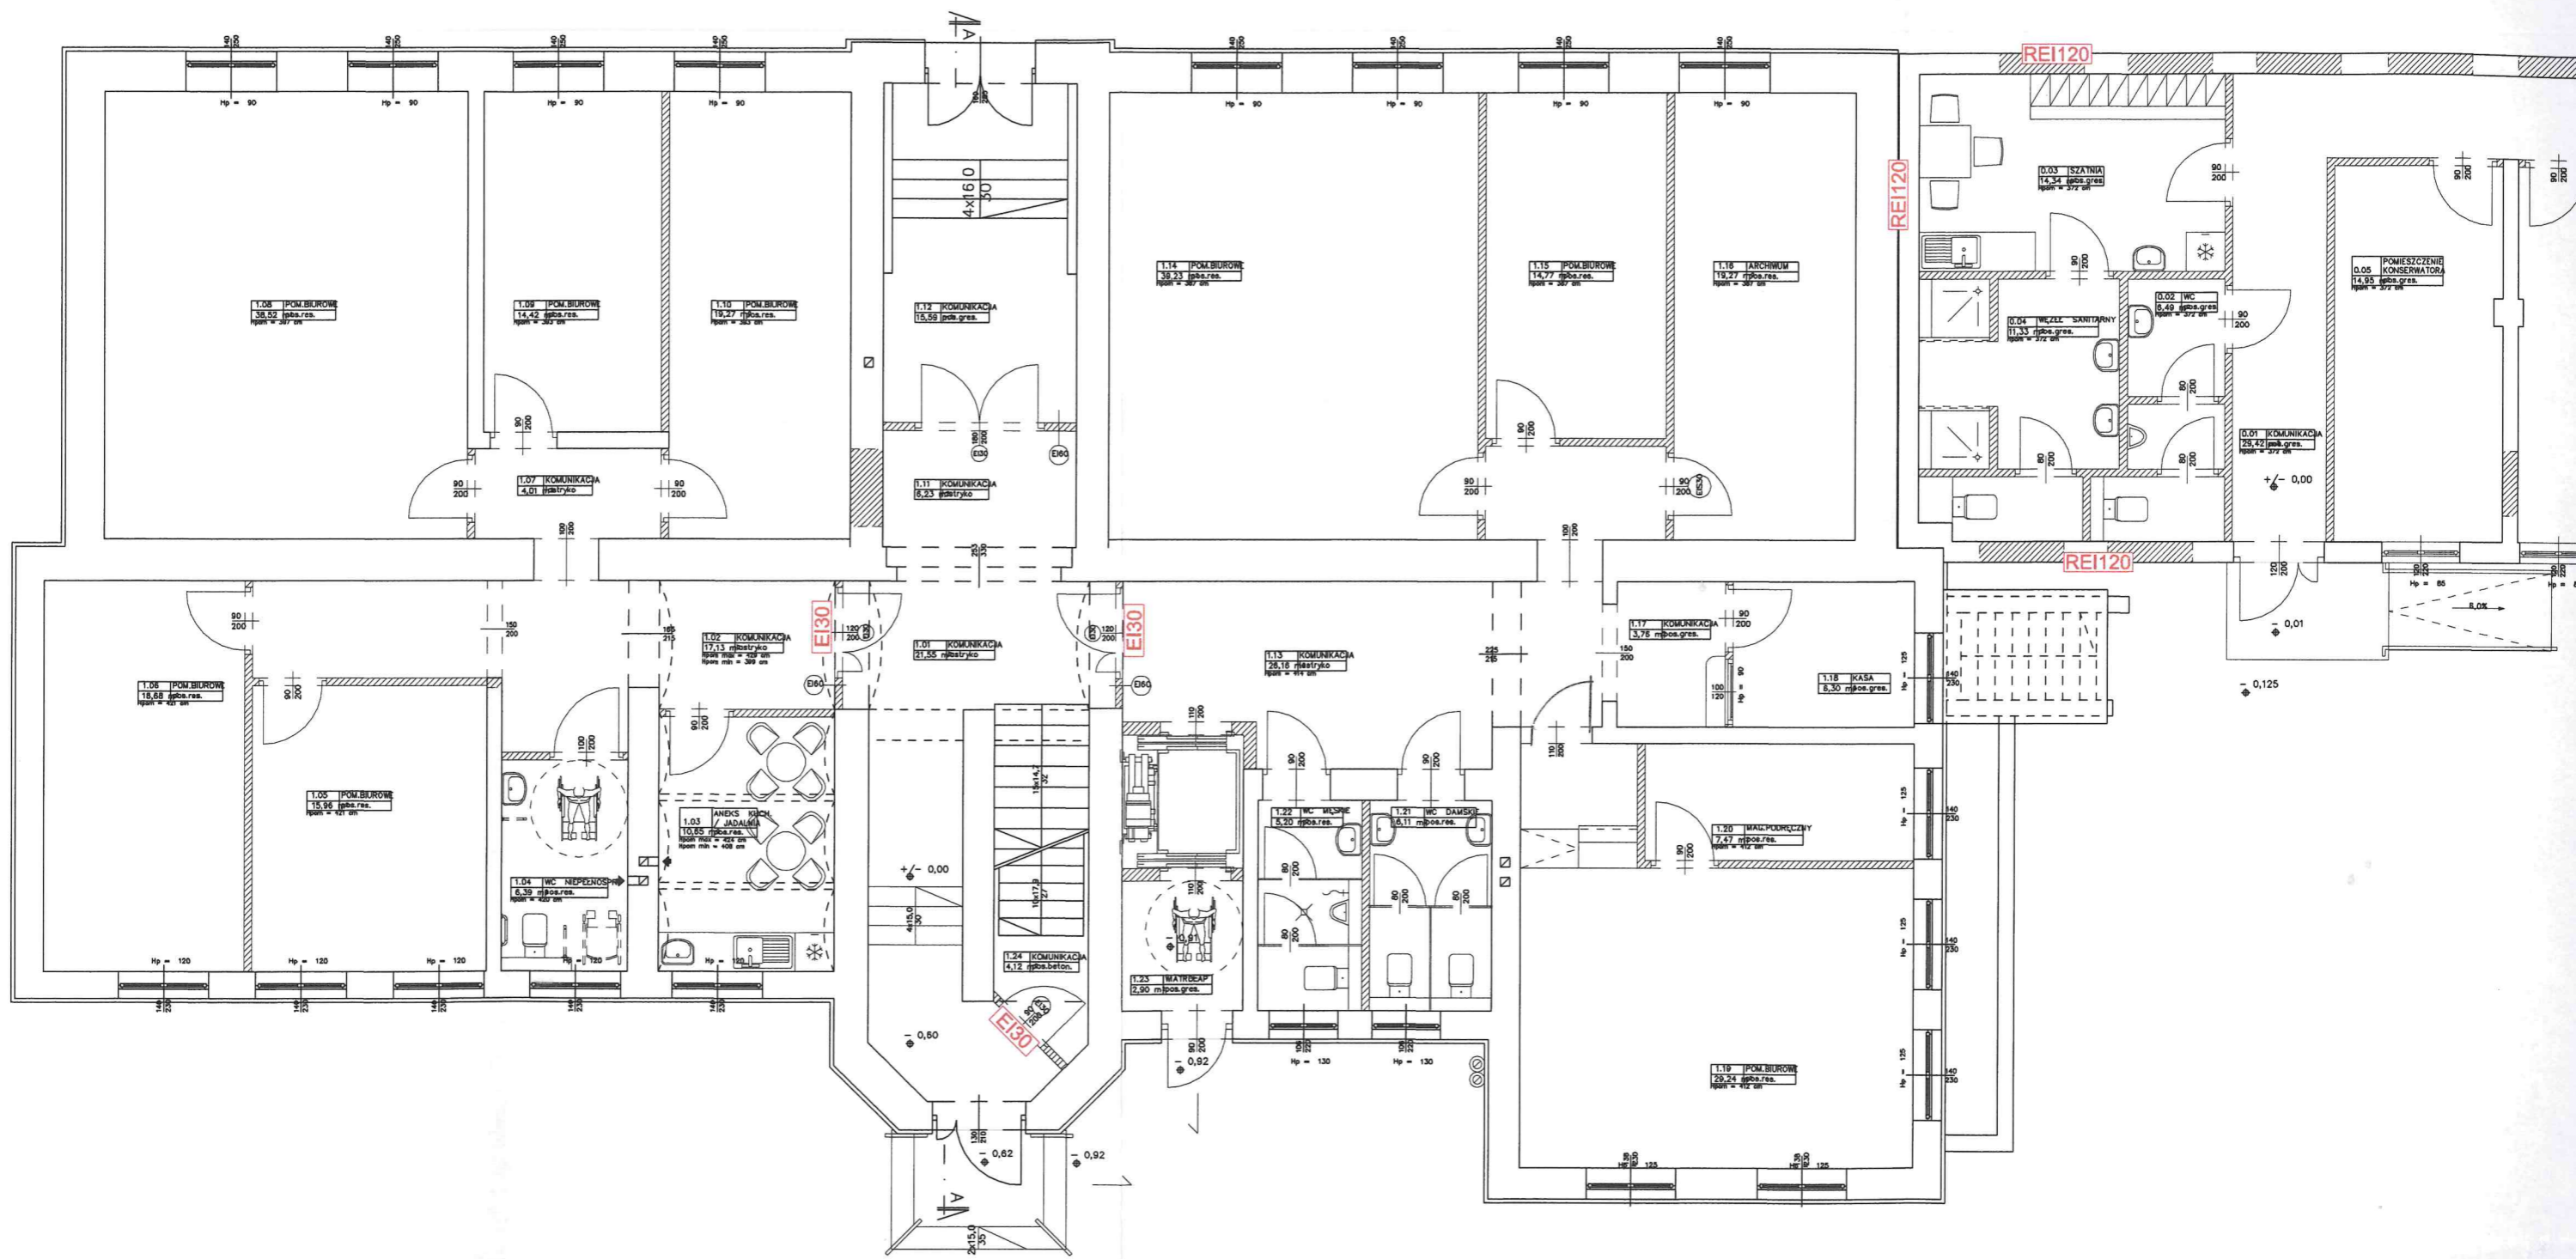

# BUD. B

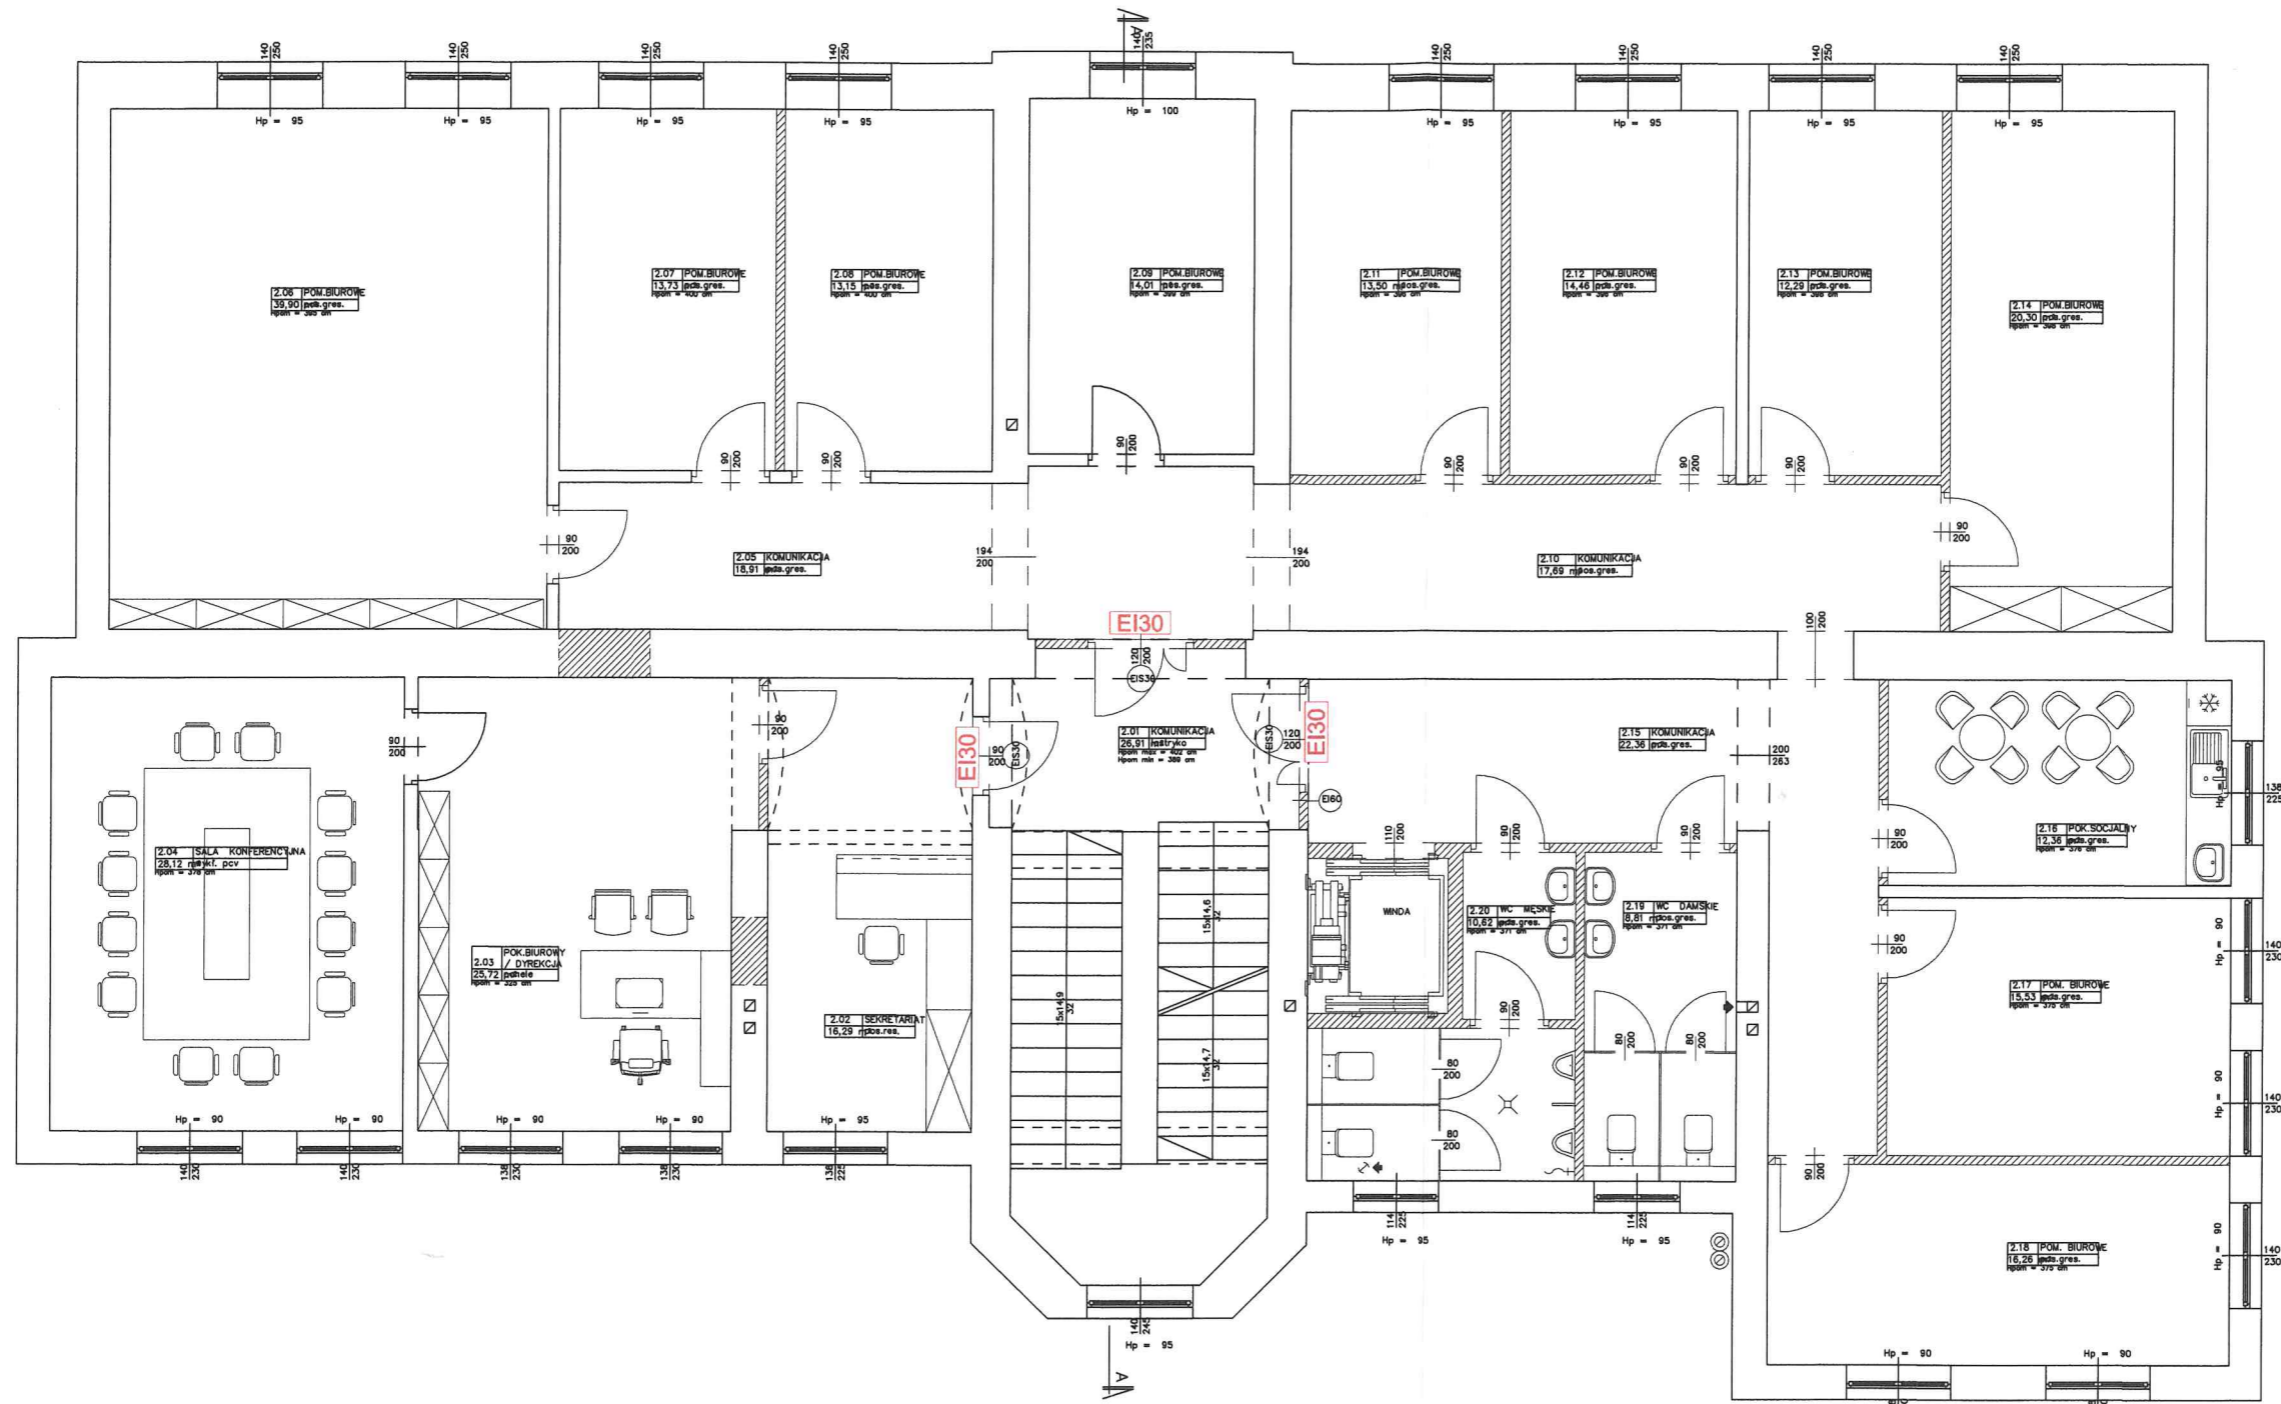

KOMENDA WOJEWÓDZKIEJ  
PAŃSTWOWEJ STRAŻY POŻARNEJ  
w KATOWICACH  
40-042 Katowice, ul. Wita Stwosza 1  
tel. (32) 621 50 00  
Wzrostek Konrad

## LEGENDA

<b>EI30</b> <b>EI60</b>	klasa odporności ogniowej
----------------------------	---------------------------


## BIURO USŁUG SPECJALISTYCZNYCH "AZC"

43-300 BIELSKO-BIAŁA, UL. GRUNWALDZKA 20B/6  
kom. 601-501-984; e-mail: biuro.azc@wp.pl

NAZWA PROJEKTU:	EKSPERTYZA TECHNICZNA ZABEZPIECZENIA P.POŻ. BUDYNKU B (BIUROWY) i C (MAGAZYNOWY) 43-502 Czechowice-Dziedzice, ul. Legionów 59	NUMER RYSUNKU: <b>4</b>
TREŚĆ RYSUNKU:	<b>BUDYNEK B RZUT PIĘTRA</b>	SKALA: 1:100
mgr inż. Zbigniew Cyganik ręcznie podpisany	mgr inż. Krzysztof Kosman ręcznie podpisany	DATA: PAŹDZIERNIK 2018

A3

# BUD. B

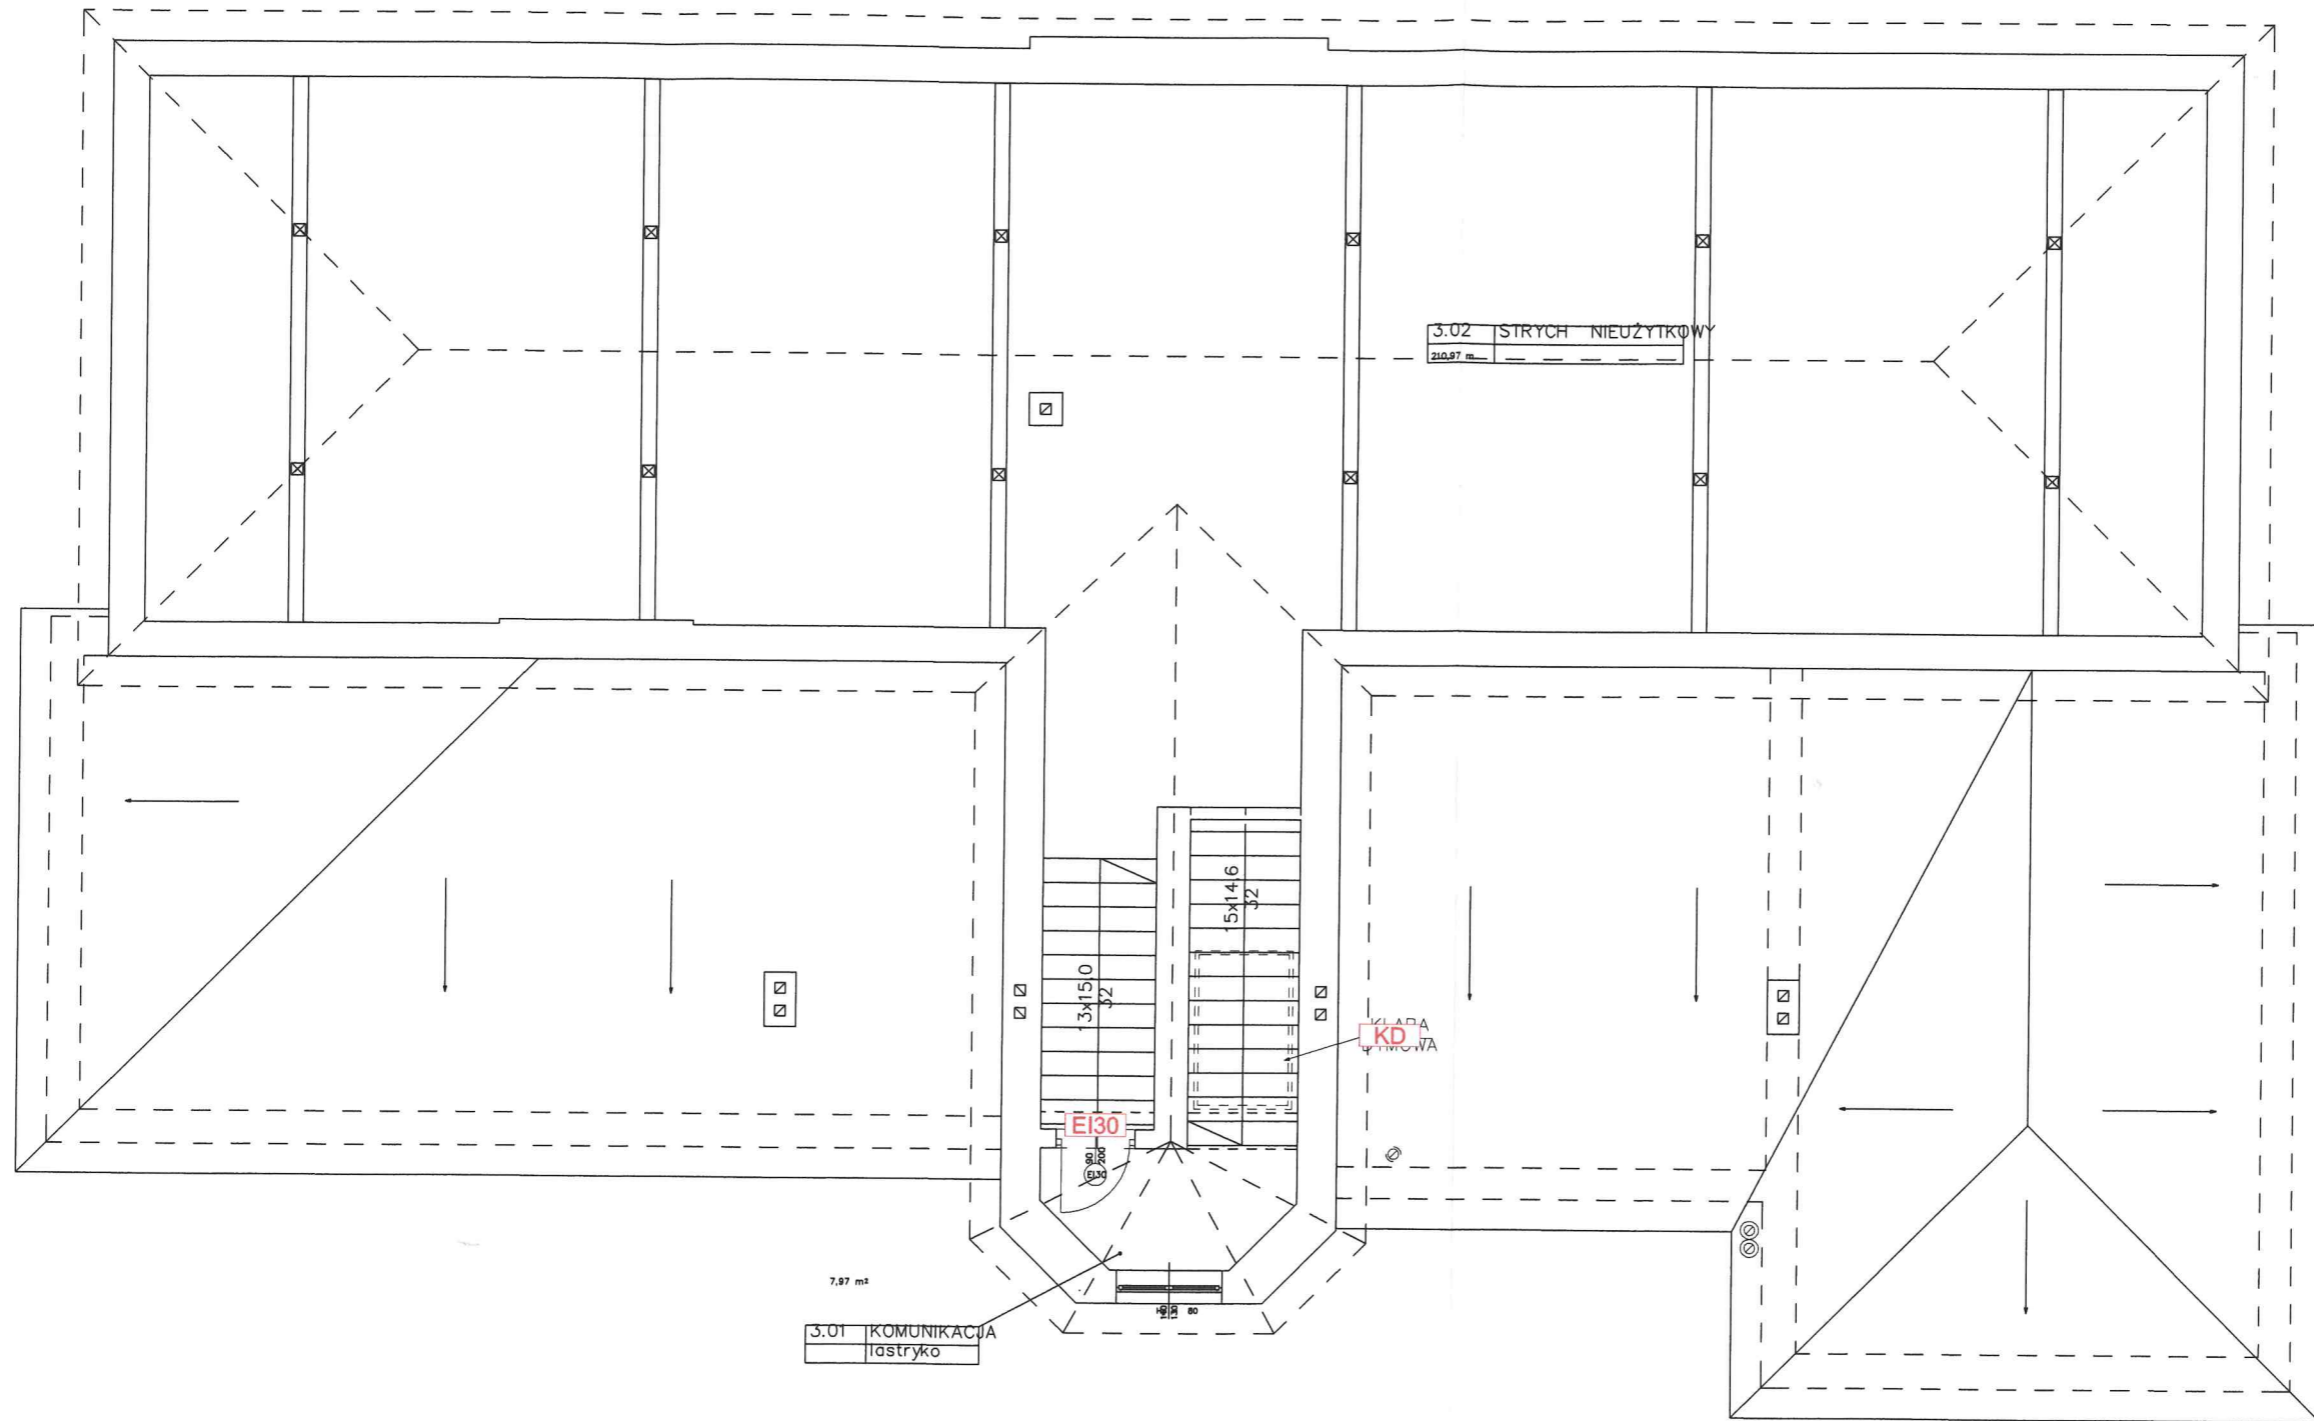

**KOMENDA WOJEWODZKA  
PAŃSTWOWEJ STRAŻY POŻARNEJ  
w KATOWICACH**  
10-042 Katowice, ul. Wita Stwosza 3E  
tel. (32) 621 50 00  
Władział Konę...

## LEGENDA


<b>EI30</b> <b>EI60</b>	klasa odporności ogniowej
<b>KD</b>	klapa dymowa

## BIURO USŁUG SPECJALISTYCZNYCH "AZC"


43-300 BIELSKO-BIAŁA, UL. GRUNWALDZKA 20B/6  
kom. 601-501-984; e-mail: biuro.azc@wp.pl

NAZWA PROJEKTU:	EKSPERTYZA TECHNICZNA ZABEZPIECZENIA P.POŻ. BUDYNKU B (BIUROWY) I C (MAGAZYNOWY) 43-502 Czechowice-Dziedzice, ul. Legionów 59	NUMER RYSUNKU: <b>5</b>
TREŚĆ RYSUNKU:	<b>BUDYNEK B RZUT STRYCHU</b>	SKALA: 1:100
mgr inż. Zbigniew Cyganik ręcznie podpisany do spraw zabezpieczeń przeciwpożarowych	mgr inż. Krzysztof Kosman ręcznie podpisany ręcznie podpisany	DATA: PAŹDZIERNIK 2018

A3

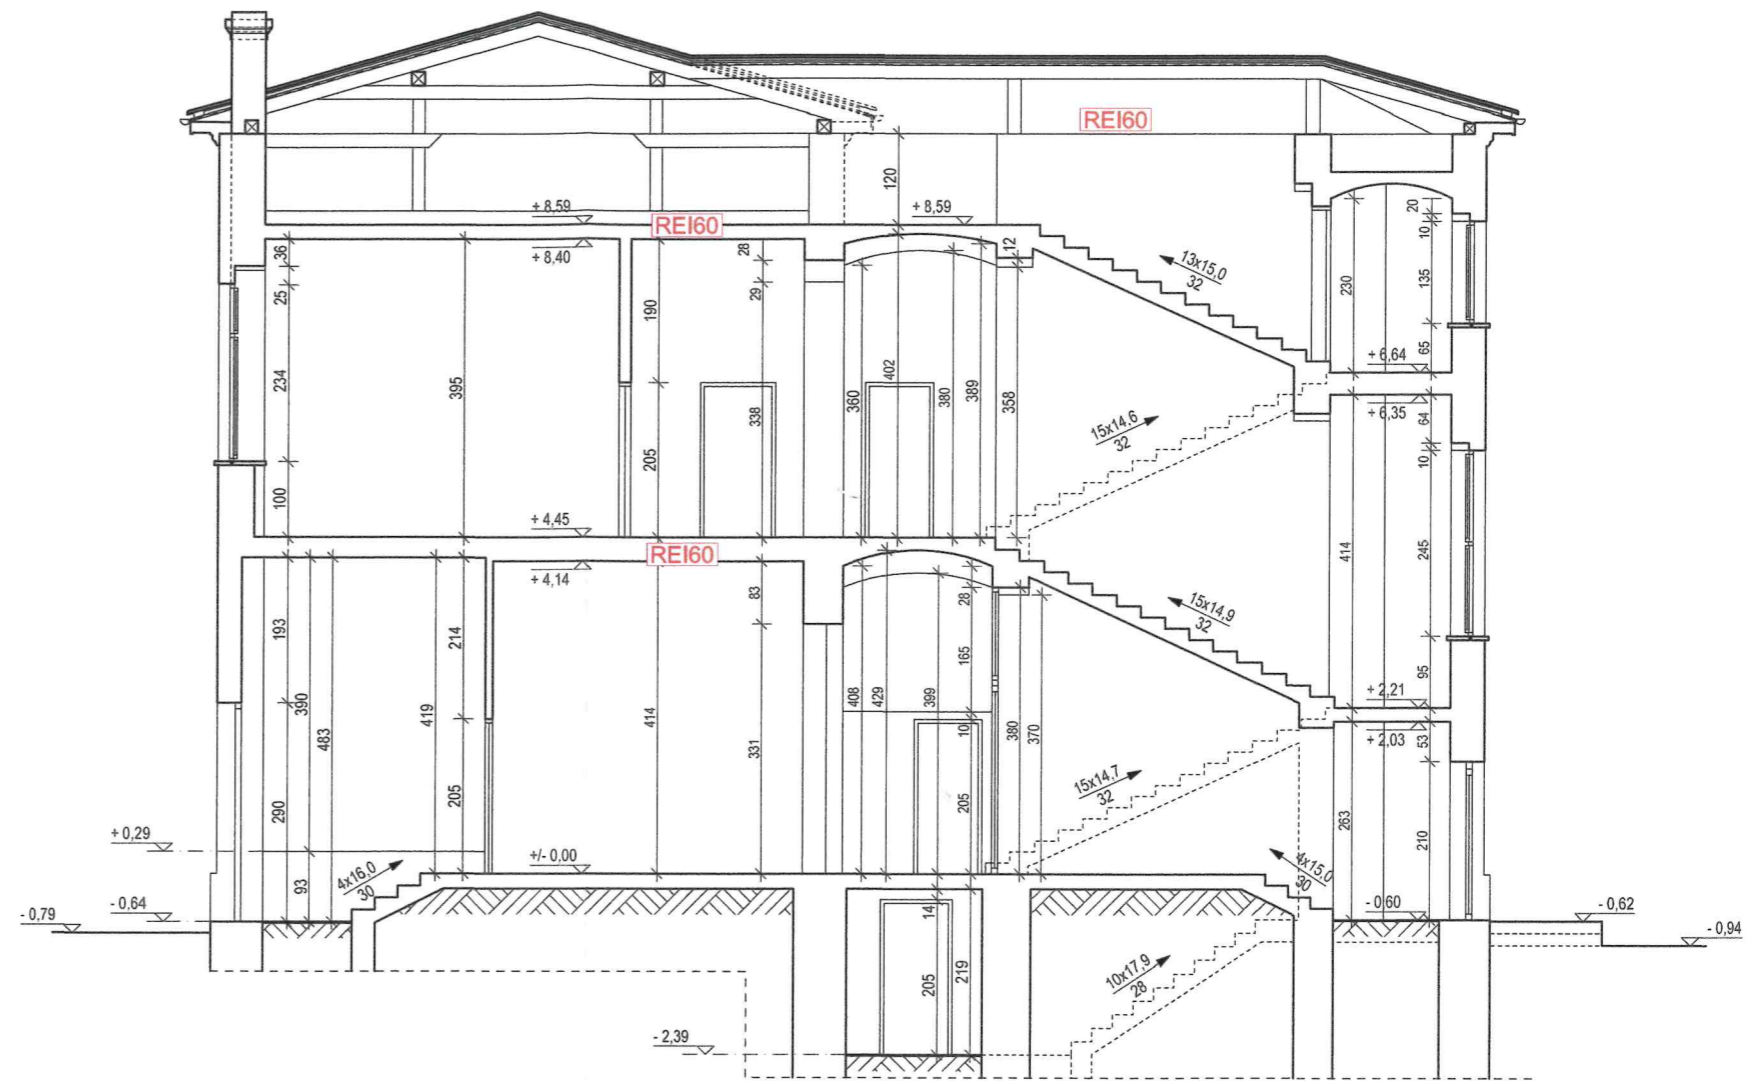

**BUD. B**

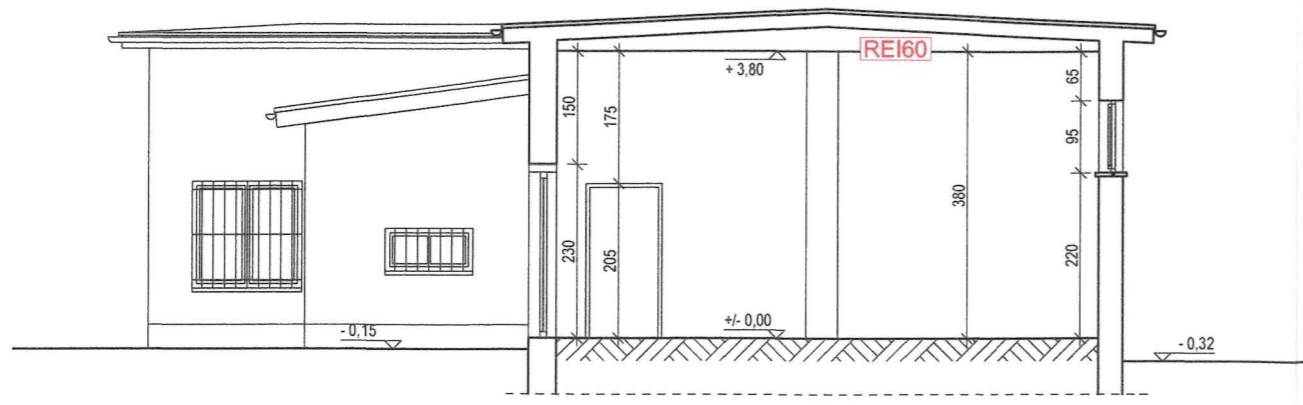

**BUD. C**

**LEGENDA**

<b>REI60</b>	ściana klasy REI60
--------------	--------------------

**KOMENDA WOJEWÓDZKA  
PAŃSTWOWEJ STRAŻY POŻARNEJ  
w KATOWICACH**  
40-042 Katowice, ul. Wita Stwosza 36  
tel. (32) 621 50 00  
Wydział Kontrolno-Rozpoznawczy

<b>BIURO USŁUG SPECJALISTYCZNYCH "AZC"</b> 43-300 BIELSKO-BIAŁA, UL. GRUNWALDZKA 20B/6 kom. 601-501-984; e-mail: biuro.azc@wp.pl		
NAZWA PROJEKTU: EKSPERTYZA TECHNICZNA ZABEZPIECZENIA P.POŻ. BUDYNKU B (BIUROWY) i C (MAGAZYNOWY) 43-502 Czechowice-Dziedzice, ul. Legionów 59	NUMER RYSUNKU: <b>6</b>	
TREŚĆ RYSUNKU: <b>BUDYNEK B i C PRZEKROJE PIONOWE</b>	SKALA: 1:100	
mgr inż. Zbigniew Cyganik rzeczoznawca do spraw zabezpieczeń przeciwpożarowych	mgr inż. Krzysztof Kosman rzeczoznawca budowlany	
DATA: PAŹDZIERNIK 2018		

A3